

bauzeitliches Zwischenlager
und BE-Fläche für KAS
und allgemeine BE-Fläche
LOS5

temporär beanspruchte
Fläche ca. 32160 m2

optionale Nutzung
als Wendeanlage
für Lastzug/Sattelzug
zur Anlieferung TGA usw.

geplanter Standort
Kabelabschnittsstation
KAS 3.4 (Doppelstation)

dauerhaft zu
erwerbende Fläche
ca. 18640 m2

Planung SuedLink
Planfeststellungsabschnitt D1
nachrichtliche Darstellung

Gemeinde Barchfeld-Immelborn
36456 Barchfeld

Trinkwasserleitung
KAS

Stromleitung
Eigenbedarf KAS

Zuwegung
KAS-Station

Zeichenerklärung

Planänderung II

DC-Kabelkanal (Vorhaben 4)

Planung

- temporär beanspruchte Fläche
- dauerhaft zu erwerbende Fläche
- Zuwegung Kabelabschnittsstation (KAS) / öffentliche Wege
- Bestandsvermessung
- Planung Kabelabschnittsstation (KAS)
- Stromleitung Eigenbedarf Kabelabschnittsstation (KAS)
- Trinkwasserleitung Kabelabschnittsstation (KAS)
- befestigte Flächen (versickerungsfähiges Verbundpflaster, Kabelschächte usw.)
- Bankette
- Straßennebenflächen
- Schleppkurve Lastzug
Sicherheitsabstand 0,25m

DECKBLATT I

- Änderung oder Ergänzung von Flächenobjekten (Strichstärke der Umrandung objektabhängig)


SuedLink

BBPIG-Vorhaben 3, HGÜ-Verbindung Brunsbüttel - Großgartach
BBPIG-Vorhaben 4, HGÜ-Verbindung Wilster - Bergrehnfeld/West
Leitung-Nr.: LH-16-10001 / LH-16-10002

Planfeststellungsabschnitt D1

Teil K01

Anhang 01: Kabelabschnittsstation KAS 3.4
Unterlage 04: Lageplan

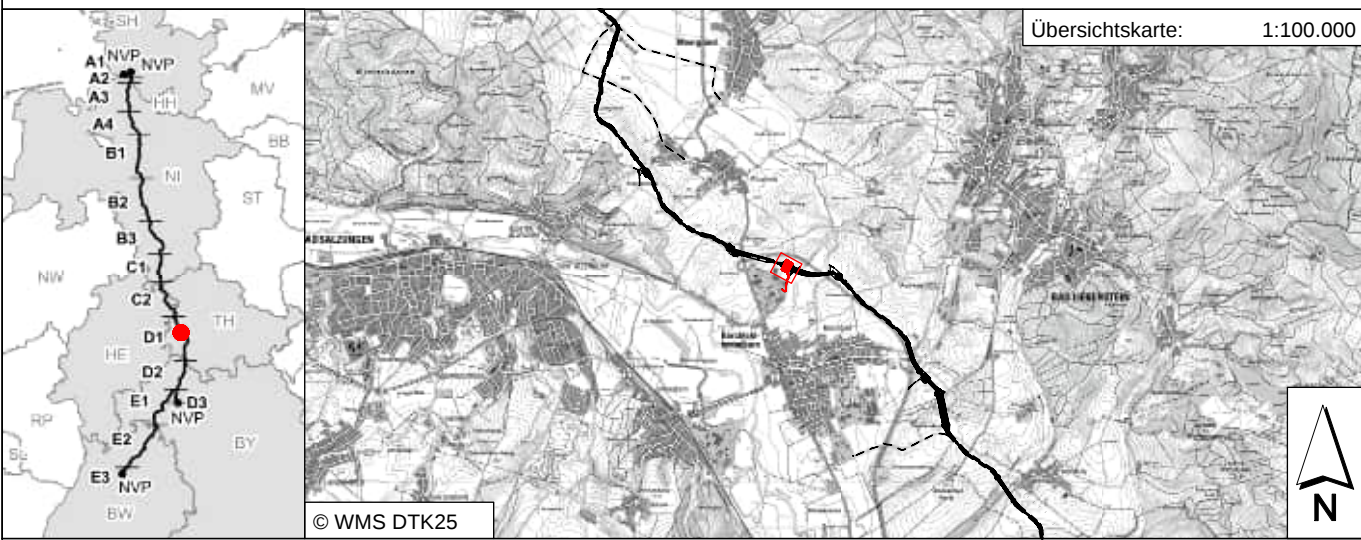

Revisionsliste				
Rev	Datum	Änderung	Erstellt	Geprüft
02	27.04.2026	PLANÄNDERUNG II	KanJal	Bru Tho
01	30.10.2024	DECKBLATT I	MH/Dm	KueMar
00	23.05.2023	Unterlage nach § 21 NABEG	MH/Dm	BruTho
Rev	Datum	Änderung	Erstellt	Geprüft

Planfeststellung

Vorhabenträger: C
TransnetBW GmbH
Pariser Platz
05093 Str. 15-17
10117 Stuttgart

Datum: _____

i.V. _____ i.A. _____

Auftragnehmer:

Ingenieurgesellschaft RPB GbR
gfm | Mailänder Consult | KREBS + KIEFER
Pforzheimer Straße 128b
76275 Ettlingen

TRANSNET BW

Zugelassen nach § 76 Abs. 2 VwVfG
Bonn, den 16.06.2026
Im Auftrag

Daniel Matz

PLANÄNDERUNG II

Blatt-Nr.: 1/3	Maßstab: 1:500		
km: 29+700 - 29+800	Einheit: (m)	Dok.-Kemmz.: -V0.D1.36.11	Dokumentationsnummer: SLPS-IP-000872-AT-005
Verfasser: SLPS-TS.RP.P6.GP.D1.PU.TK.BA	Dok.-Kemmz.: -V0.D1.36.11	DCC: -	CLH010 -
Verfasser: C1-Öffentlich	Dok.-Kemmz.: -V0.D1.36.11	DCC: -	CLH010 -